

■施設

表示	名称	単位	備考
—	給水管	m	HIVPφ75
○	止水栓	基	
□	量水器ボックス	基	


※配管材、管径については参考とする。
 ※ごみ中間処理施設整備エリアの整備内容は、選定された事業者提案により検討する。

■緑地

表示	名称	単位	備考
—	給水管	m	HIVPφ75, φ50, φ40, φ25
○	止水栓	基	
■	散水栓	基	

※配管材、管径については参考とする。

■給水設備模式図

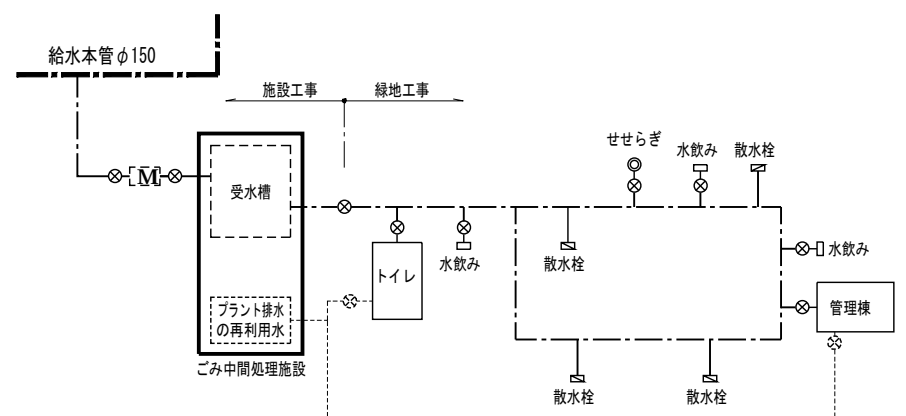

※トイレの洗浄水などにプラント排水の再利用水をする場合には、用途及び配管ルートの検討をおこなうこと。

工事件名	(仮称)ごみ中間処理施設整備工事		
工事箇所	厚木市金田地内		
図面名称	給水設備計画平面図	縮尺	A0 1/500 A2 1/1,000 A3 1/1,400
作製年月日	平成31年 月	図面番号	
	提案 課長代理 提案 設計		1
厚木市環境施設組合			